




**PARTICOLARE IMPIANTO F.M. ZONA MACCHINA**

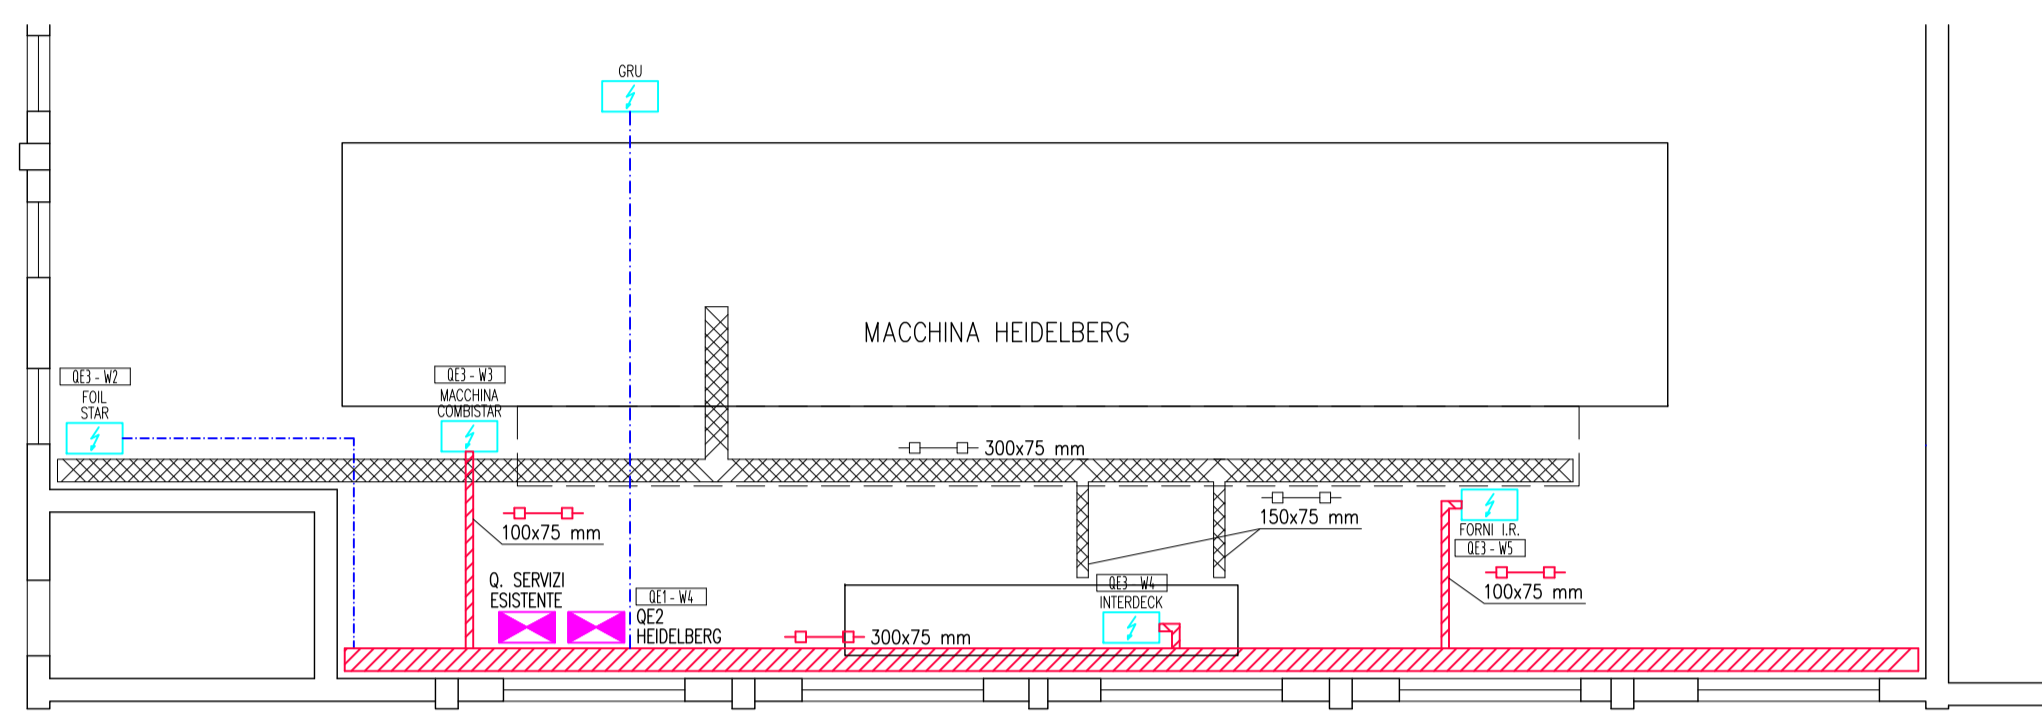


**PARTICOLARE IMPIANTO ILLUMINAZIONE ZONA MACCHINA**

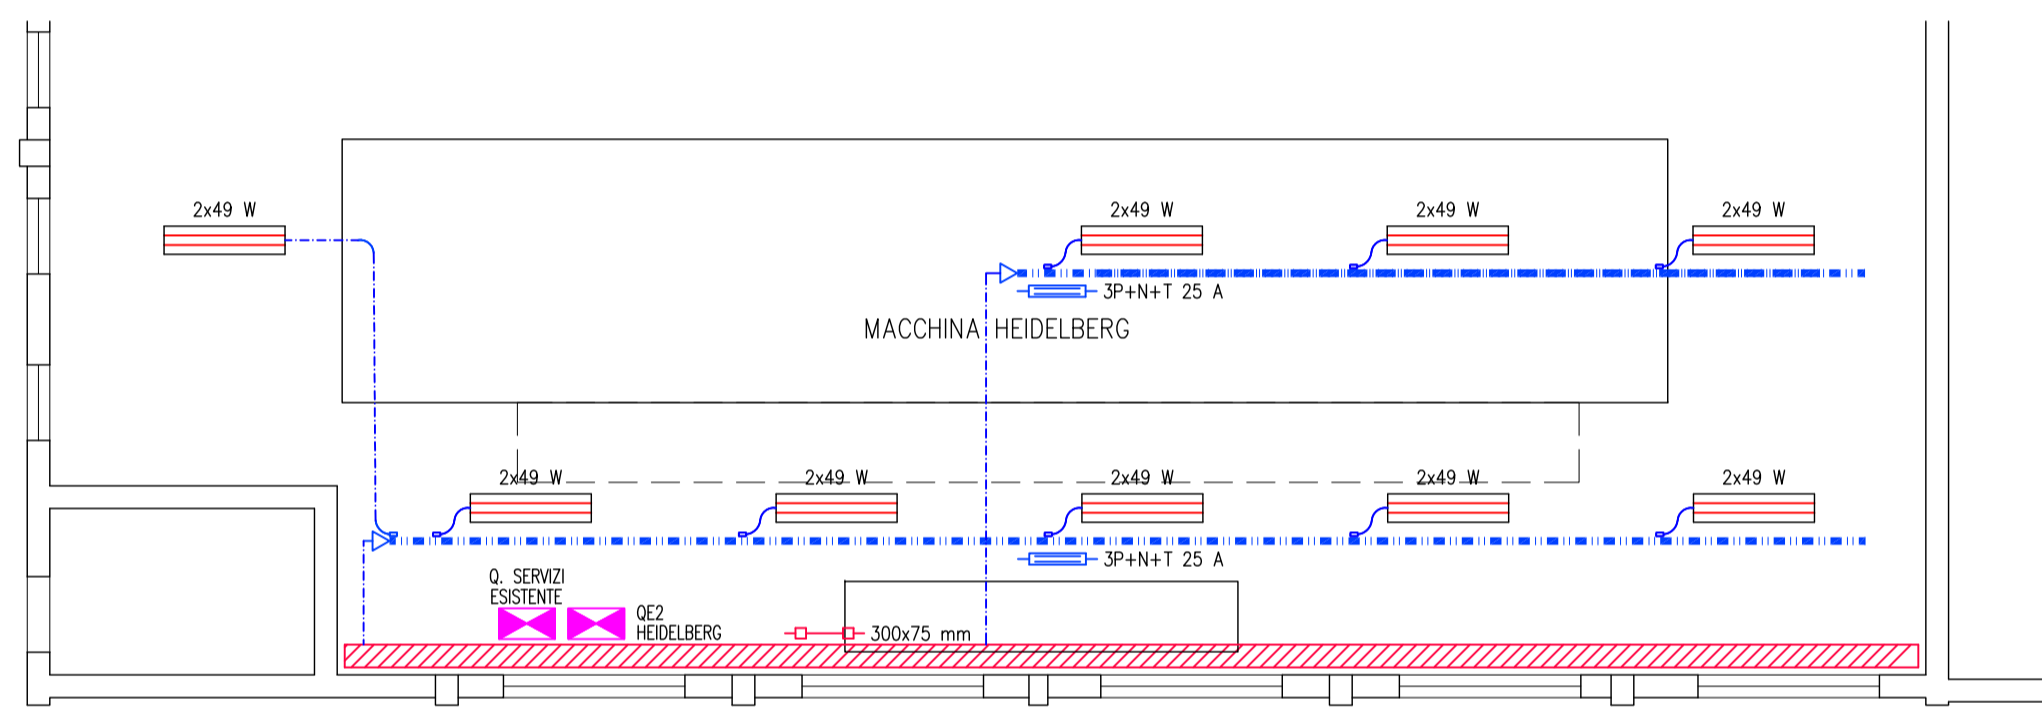

**IMPIANTO RETE DI TERRA ESISTENTE**

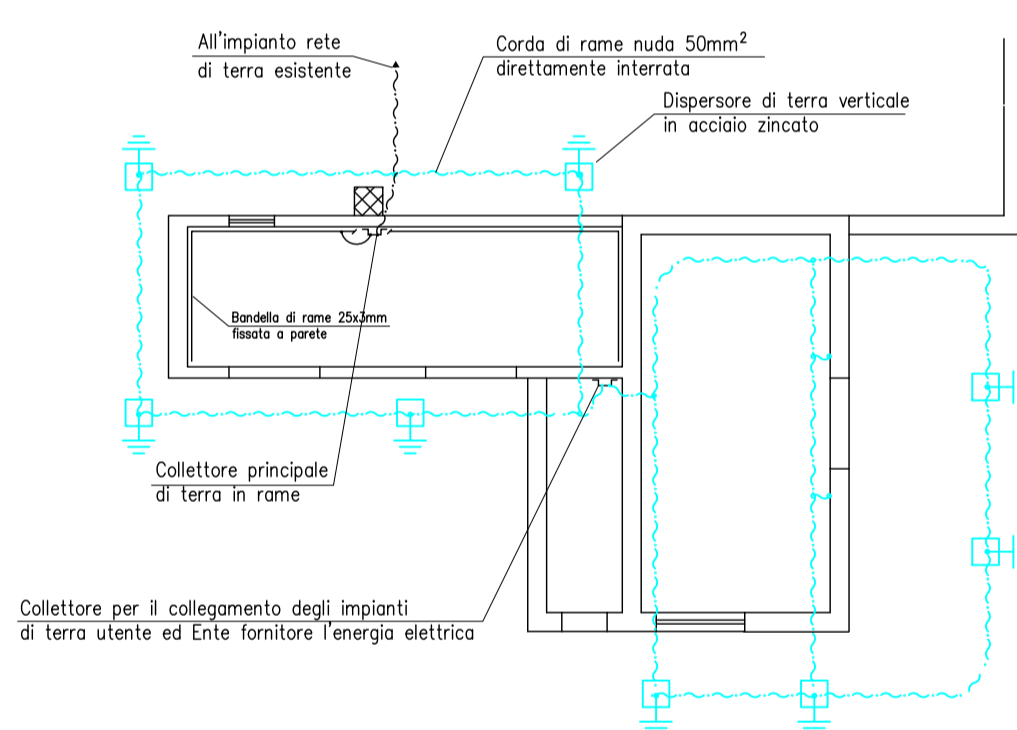


**IMPIANTO ELETTRICO CABINA**

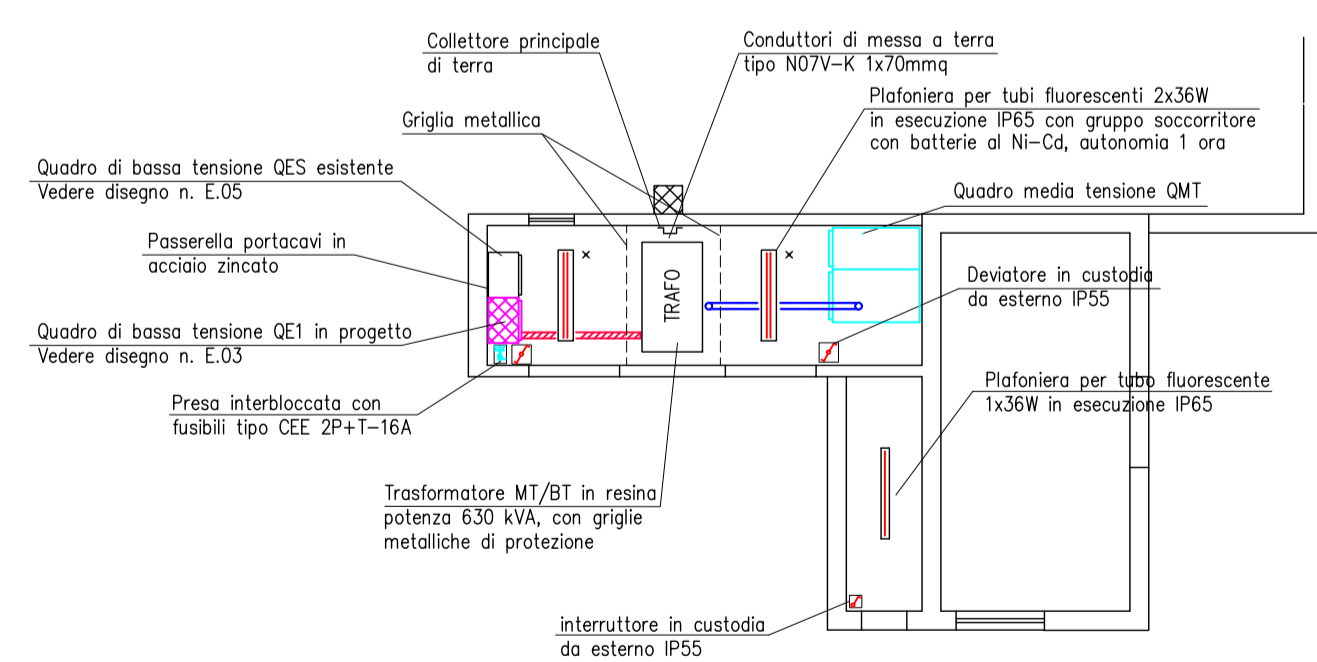


**PARTICOLARE DISTR. ESTERNA**

scala 1:250

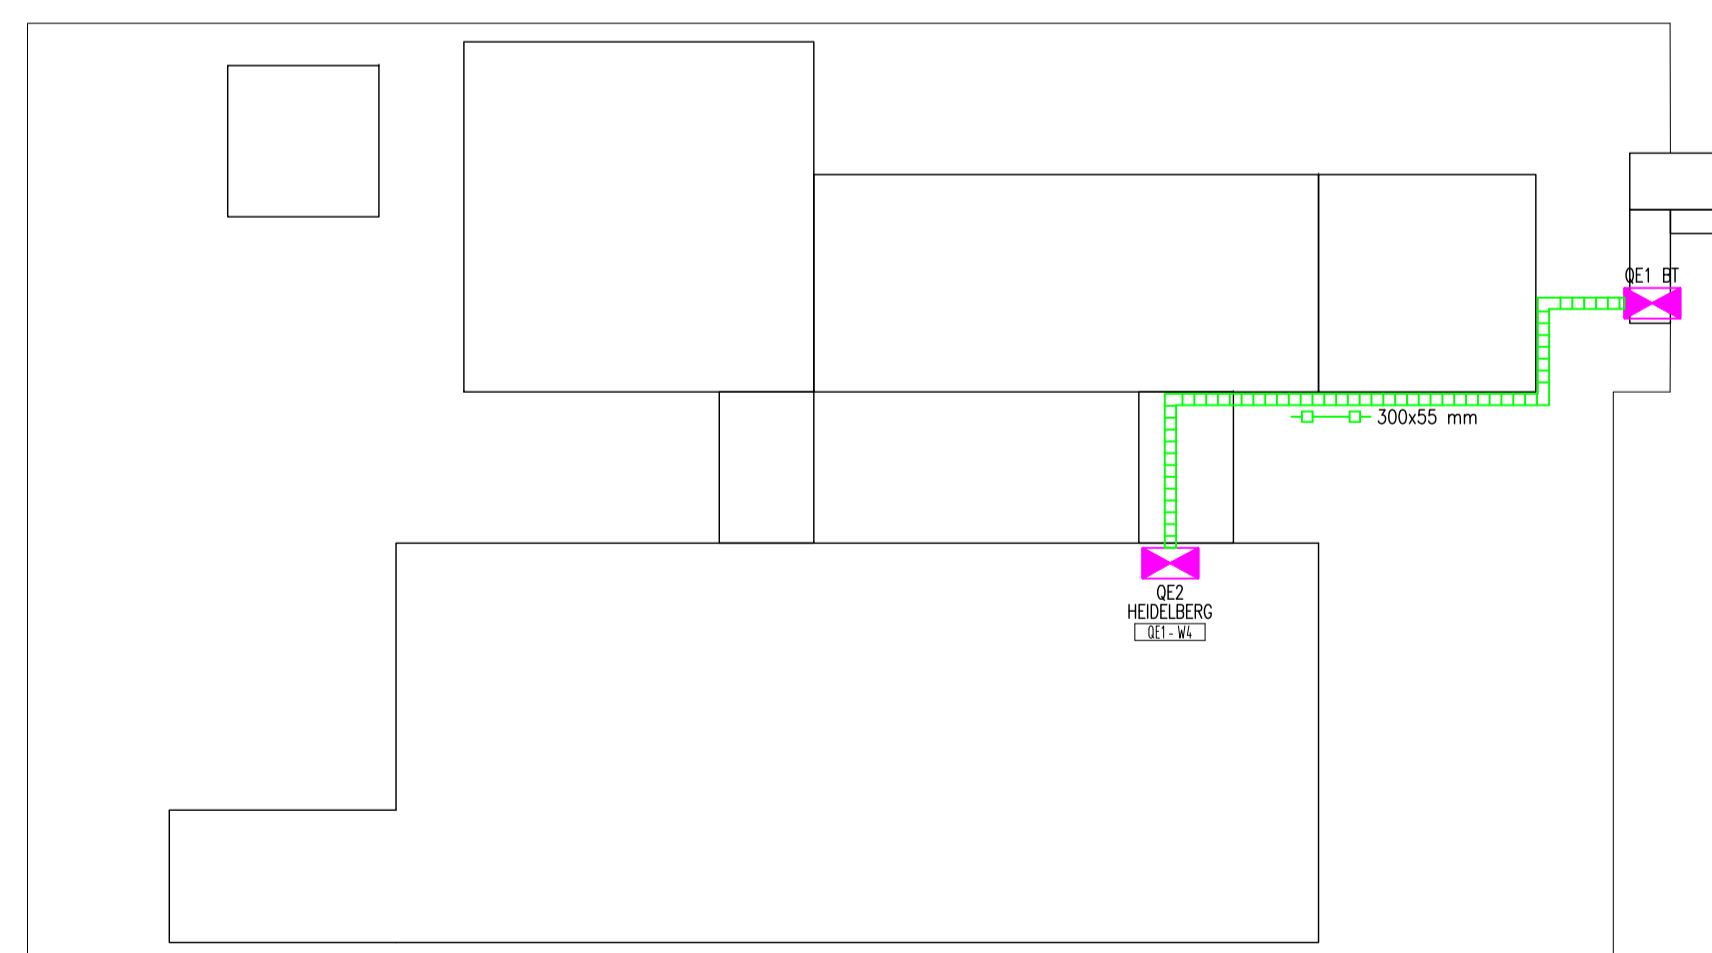

**LEGENDA SIMBOLI**

Simbolo	Descrizione
	Pozzetto ispezionabile con picchetto messo a terra in acciaio zincato
	Corda in rame nuda 1x50 mm <sup>2</sup>
	Testata di alimentazione blindosbarra
	Quadro elettrico di distribuzione
	Apparecchio illuminante a tubi fluorescenti 2x49 W
	Allacciamento su blindo con cavo e spina.
	Quadro di comando e controllo
	Apparecchiatura allacciata al quadro Q..., sigla W....
	Conduttura in sbarra protetta (condotti sbarre)
	Conduttura in canale
	Conduttura in canale a bordo macchina a pavimento
	Conduttura in canale in filo d'acciaio con coperchio dim. 300x75 mm

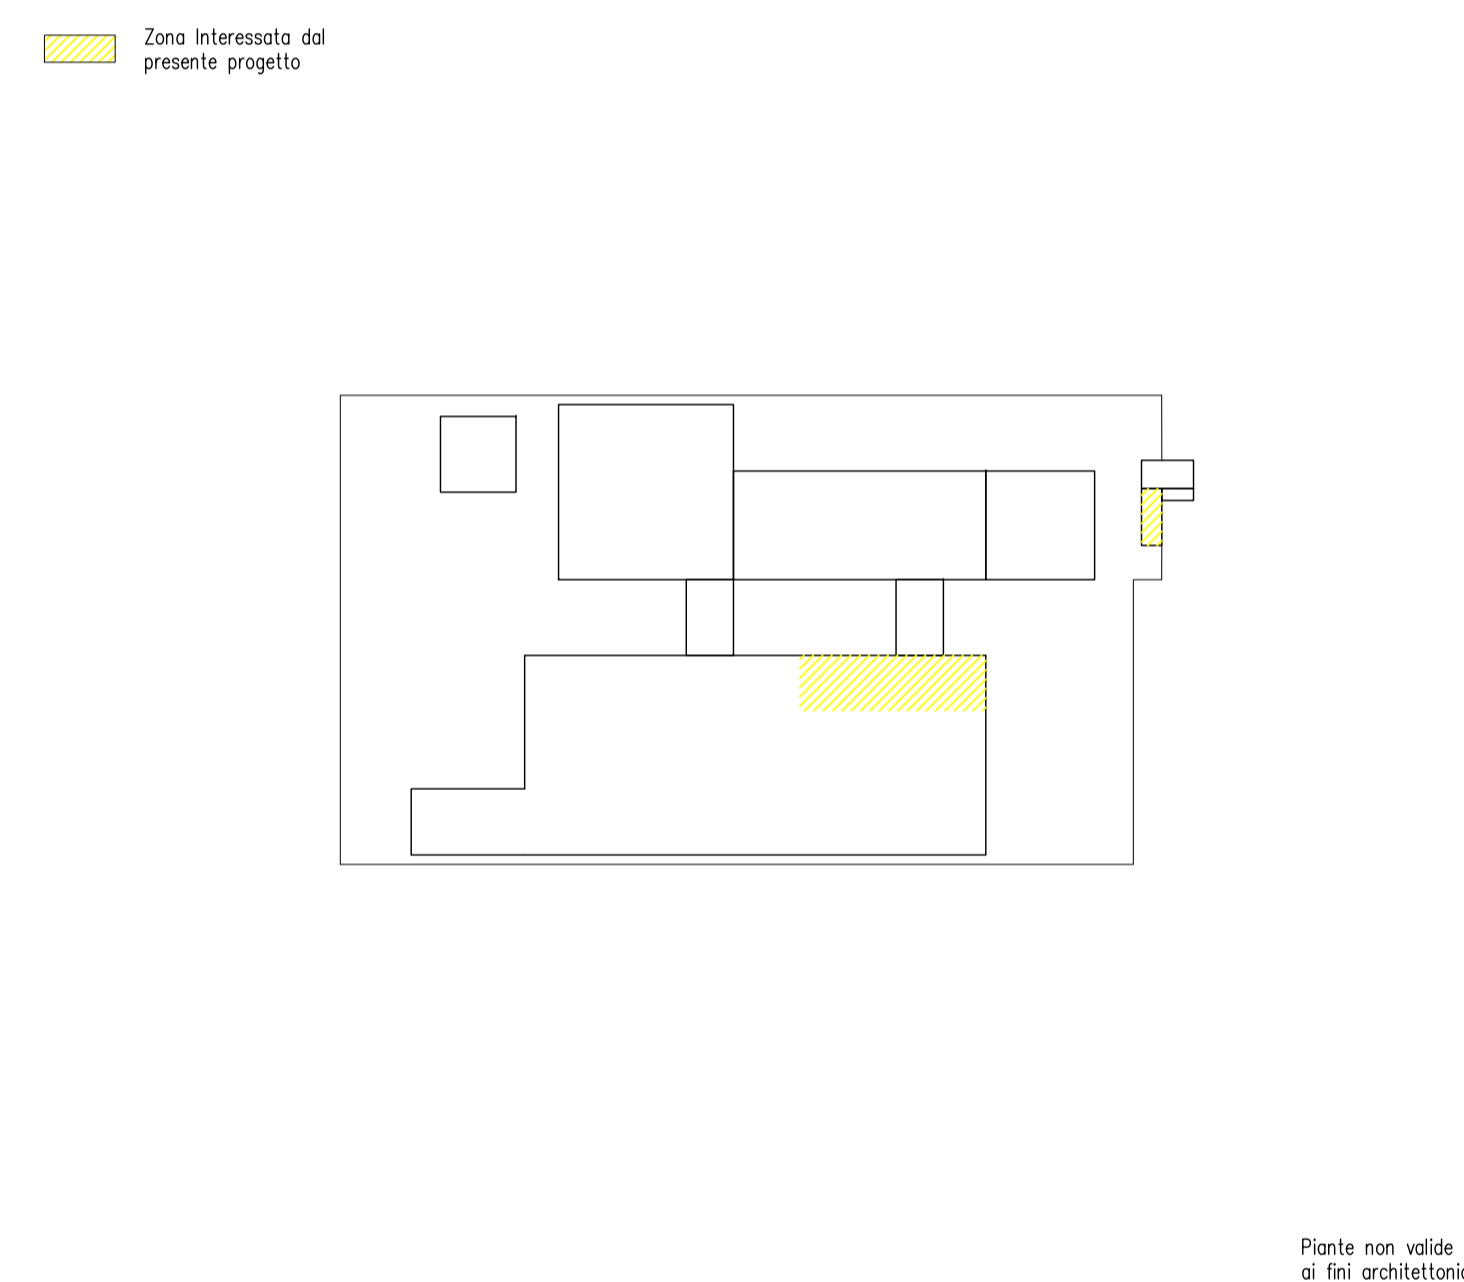

Pianta non valida ai fini architettonici

TAVOLA		<b>E.01</b>		<b>Studio Tecnico Benatti</b> Progettazione e consulenza impianti elettrici Via Svevia n° 4 42022 Boretto (RE) Tel. 0522-1845216 / 1845217 Fax. 0522-1840168 E-mail. www.david.benatti@eutelia.com Site internet: www.studio-benatti.it	
PROGETTO		Progetto impianto elettrico fabbricato industriale - Monticelli Terme (PR)		CLIENTE:  Monticelli Terme (PR)	
DESCRIZIONE		Pianta impianto elettrico di illuminazione, forza motrice e messa a terra			
N.Rev.	Oggetto	Responsabile	Data	Visto-Appr.	Data
PROGETTO N°	199-2009	VISTO-APPROVATO	B.D.	DISEGNATORE	D.G.
N. DISEGNO	19909P01.dwg	DATA VISTO-APPR.	11/12/2009	DATA REVISIONE "0"	11/12/2009
				N. ARCHIVIO	19909P01
				SCHEMA	19909P01
				SCALA	1:100